


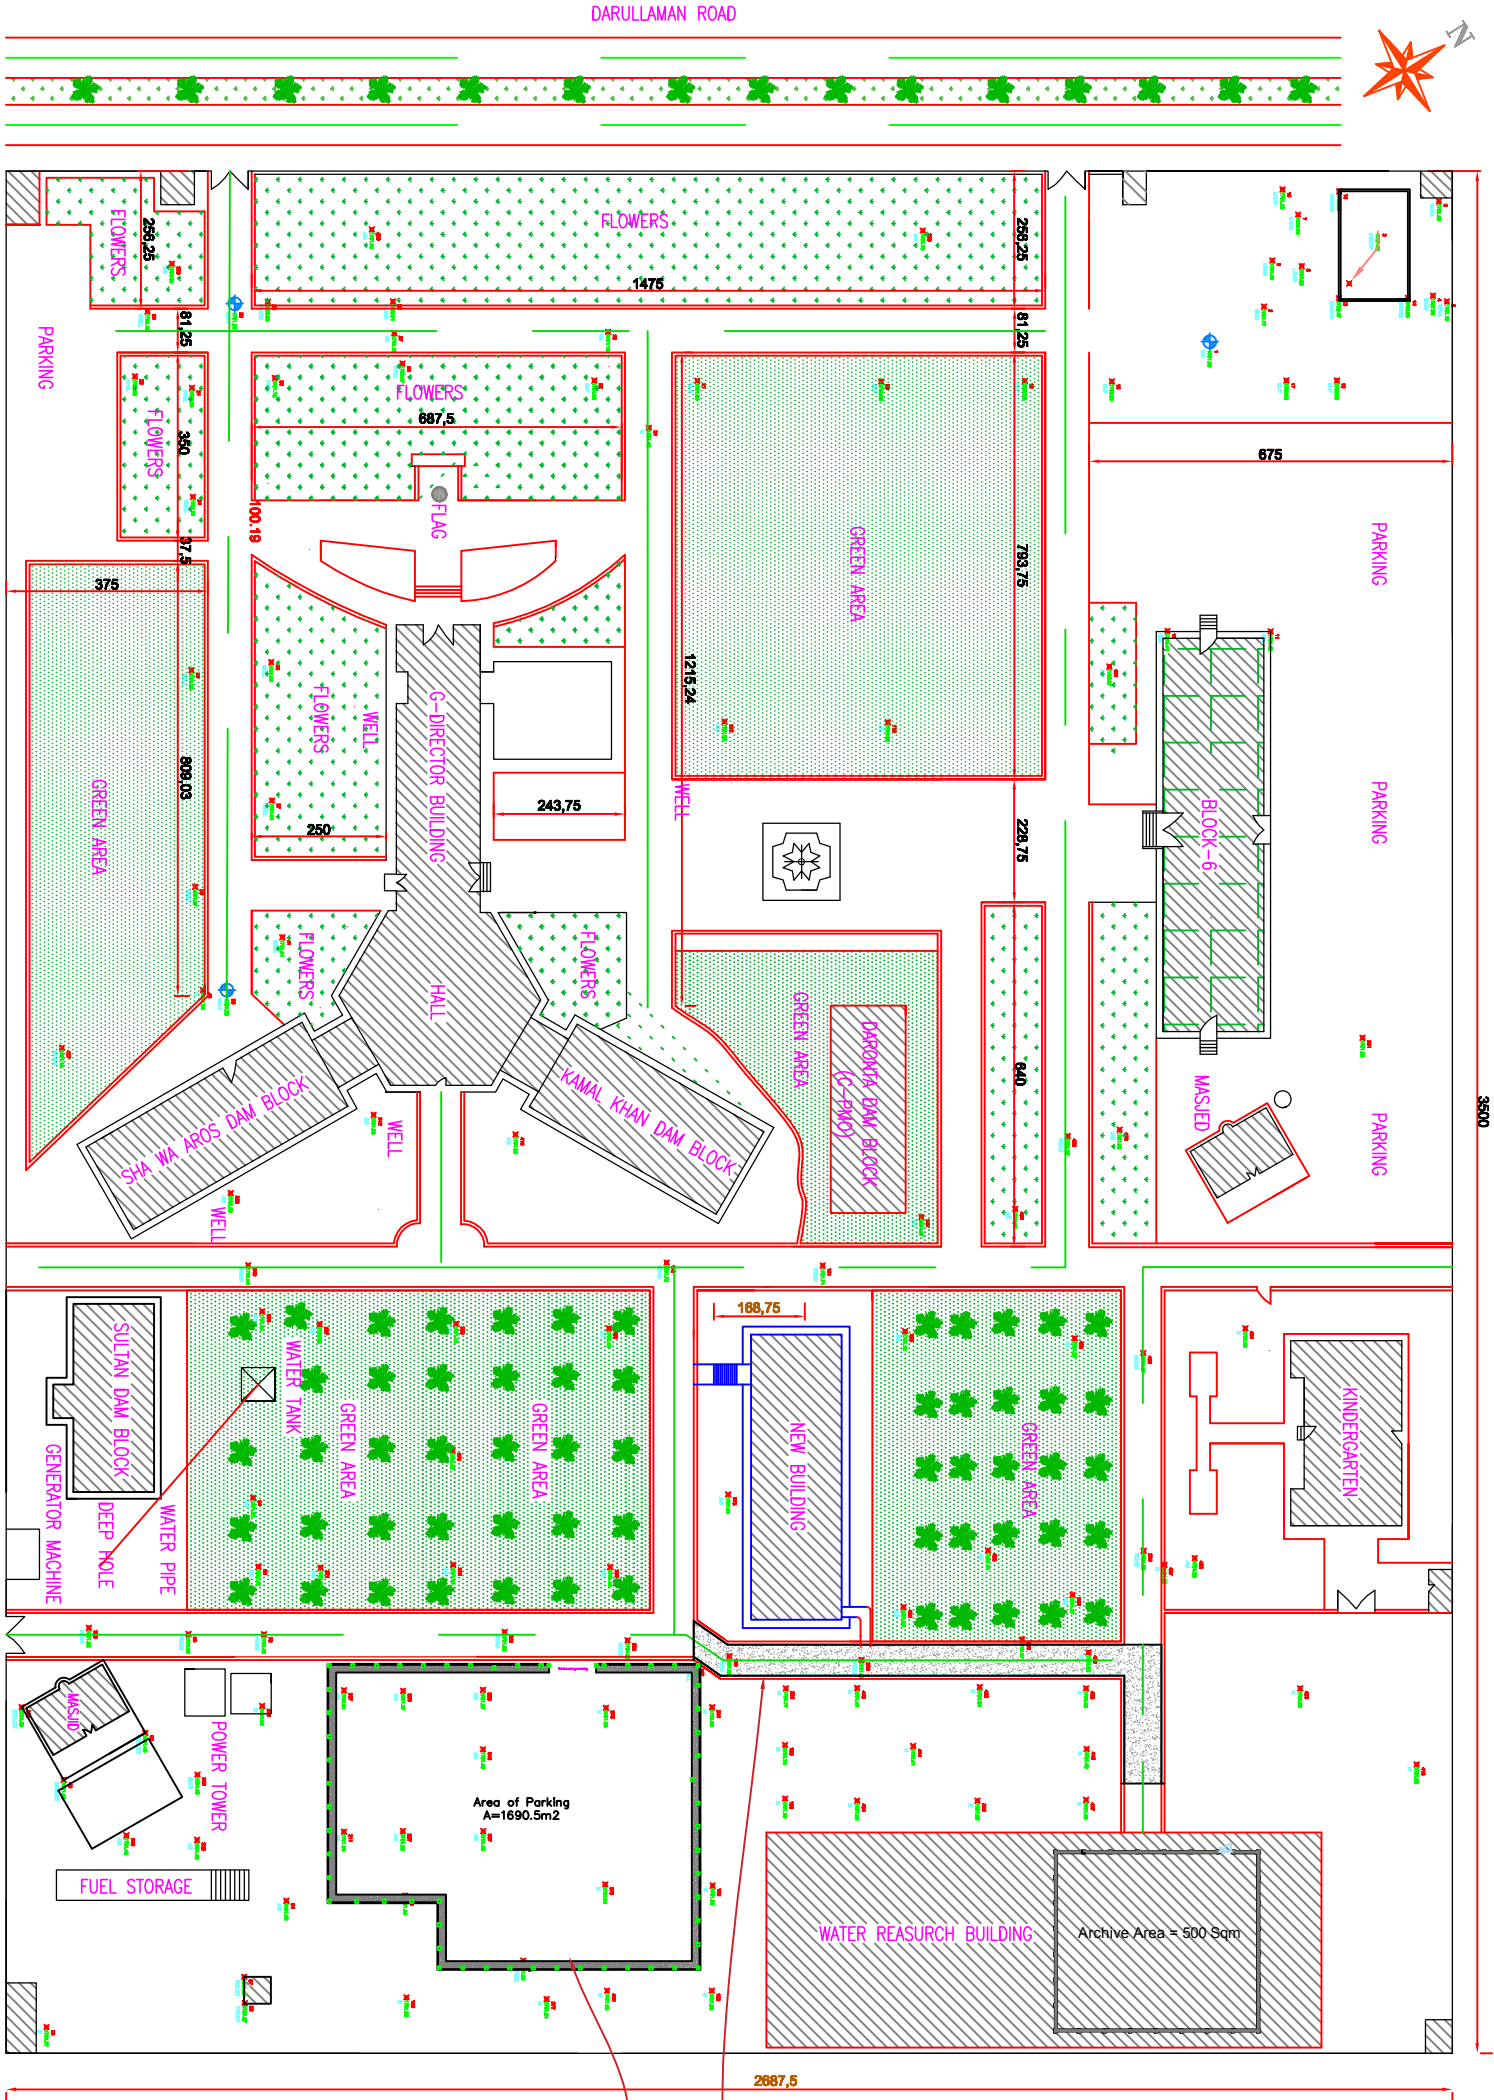

| LEGEND           |  |
|------------------|--|
| Bench Mark       |  |
| Tree             |  |
| Flowers          |  |
| Road Center Line |  |
| Green Area       |  |
| Road             |  |
| Building         |  |

| Bench Mark Point Table |           |            |           |
|------------------------|-----------|------------|-----------|
| Point #                | Elevation | Northing   | Easting   |
| 1                      | 1791.00   | 3815041.13 | 511872.00 |
| 25                     | 1791.28   | 3814896.17 | 511885.34 |
| 39                     | 1791.39   | 3814894.99 | 511988.43 |

Proposed Concrete Road  
L=(73x6)m


Proposed Parking  
L=165m, A=1690.50 sqm

NOTE:  
1- ALL DIMENSION ARE BY METER.  
2- STANDARD COORDINATE SYSTEM USED FOR AFGHANISTAN IS WORLD GEOGRAPHIC SYSTEM (WGS) 84 DATUM, UTM ZONES 42 THIS PARTICULAR PROJECT IS LOCATED IN UTM ZONE 42N, THE ELEVATION IS ELIPSOID SYSTEM.

01 MASTER SITE PLAN SCALE:1:1000  
C-01 REF.


## General Site Plan of NWARA

| موقعیت پروژه            |  | محل امضا                                                                                                                                                                |                |
|-------------------------|--|-------------------------------------------------------------------------------------------------------------------------------------------------------------------------|----------------|
| پارکینگ و سړک           |  | فعالیت ها                                                                                                                                                               | نام            |
| کابل                    |  | سړوی کړنده                                                                                                                                                              | عبدالوالکيل    |
| ولایت ولسوالي / ناحیه   |  | دیزاین کړنده                                                                                                                                                            | وحیدالله امانی |
|                         |  | کنترول کړنده                                                                                                                                                            | عبدالروف       |
|                         |  | کنترول کړنده                                                                                                                                                            | احمد سهیل نوری |
|                         |  | پارکینگ و سړک اداره ملی تنظیم امور آب                                                                                                                                   |                |
| شماره صفحه              |  | جمهوری اسلامی افغانستان<br>اداره ملی تنظیم امور آب<br>ریاست عمومی خدمات انجییری تاسیسات آب<br>ریاست سړوی و پروژه سازی تاسیسات آب<br>امریت سړوی و دیزاین شبکه های آبیاری |                |
| کابل                    |  |                                                                                       |                |
| ناحیه هفتم              |  |                                                                                      |                |
| 1                       |  | نام پروژه                                                                                                                                                               |                |
| 6                       |  | مقیاس                                                                                                                                                                   |                |
| اداره ملی تنظیم امور آب |  | طبق مقیاس نقشه                                                                                                                                                          |                |
| محل                     |  | تاریخ                                                                                                                                                                   |                |
|                         |  | 1400/03/17                                                                                                                                                              |                |

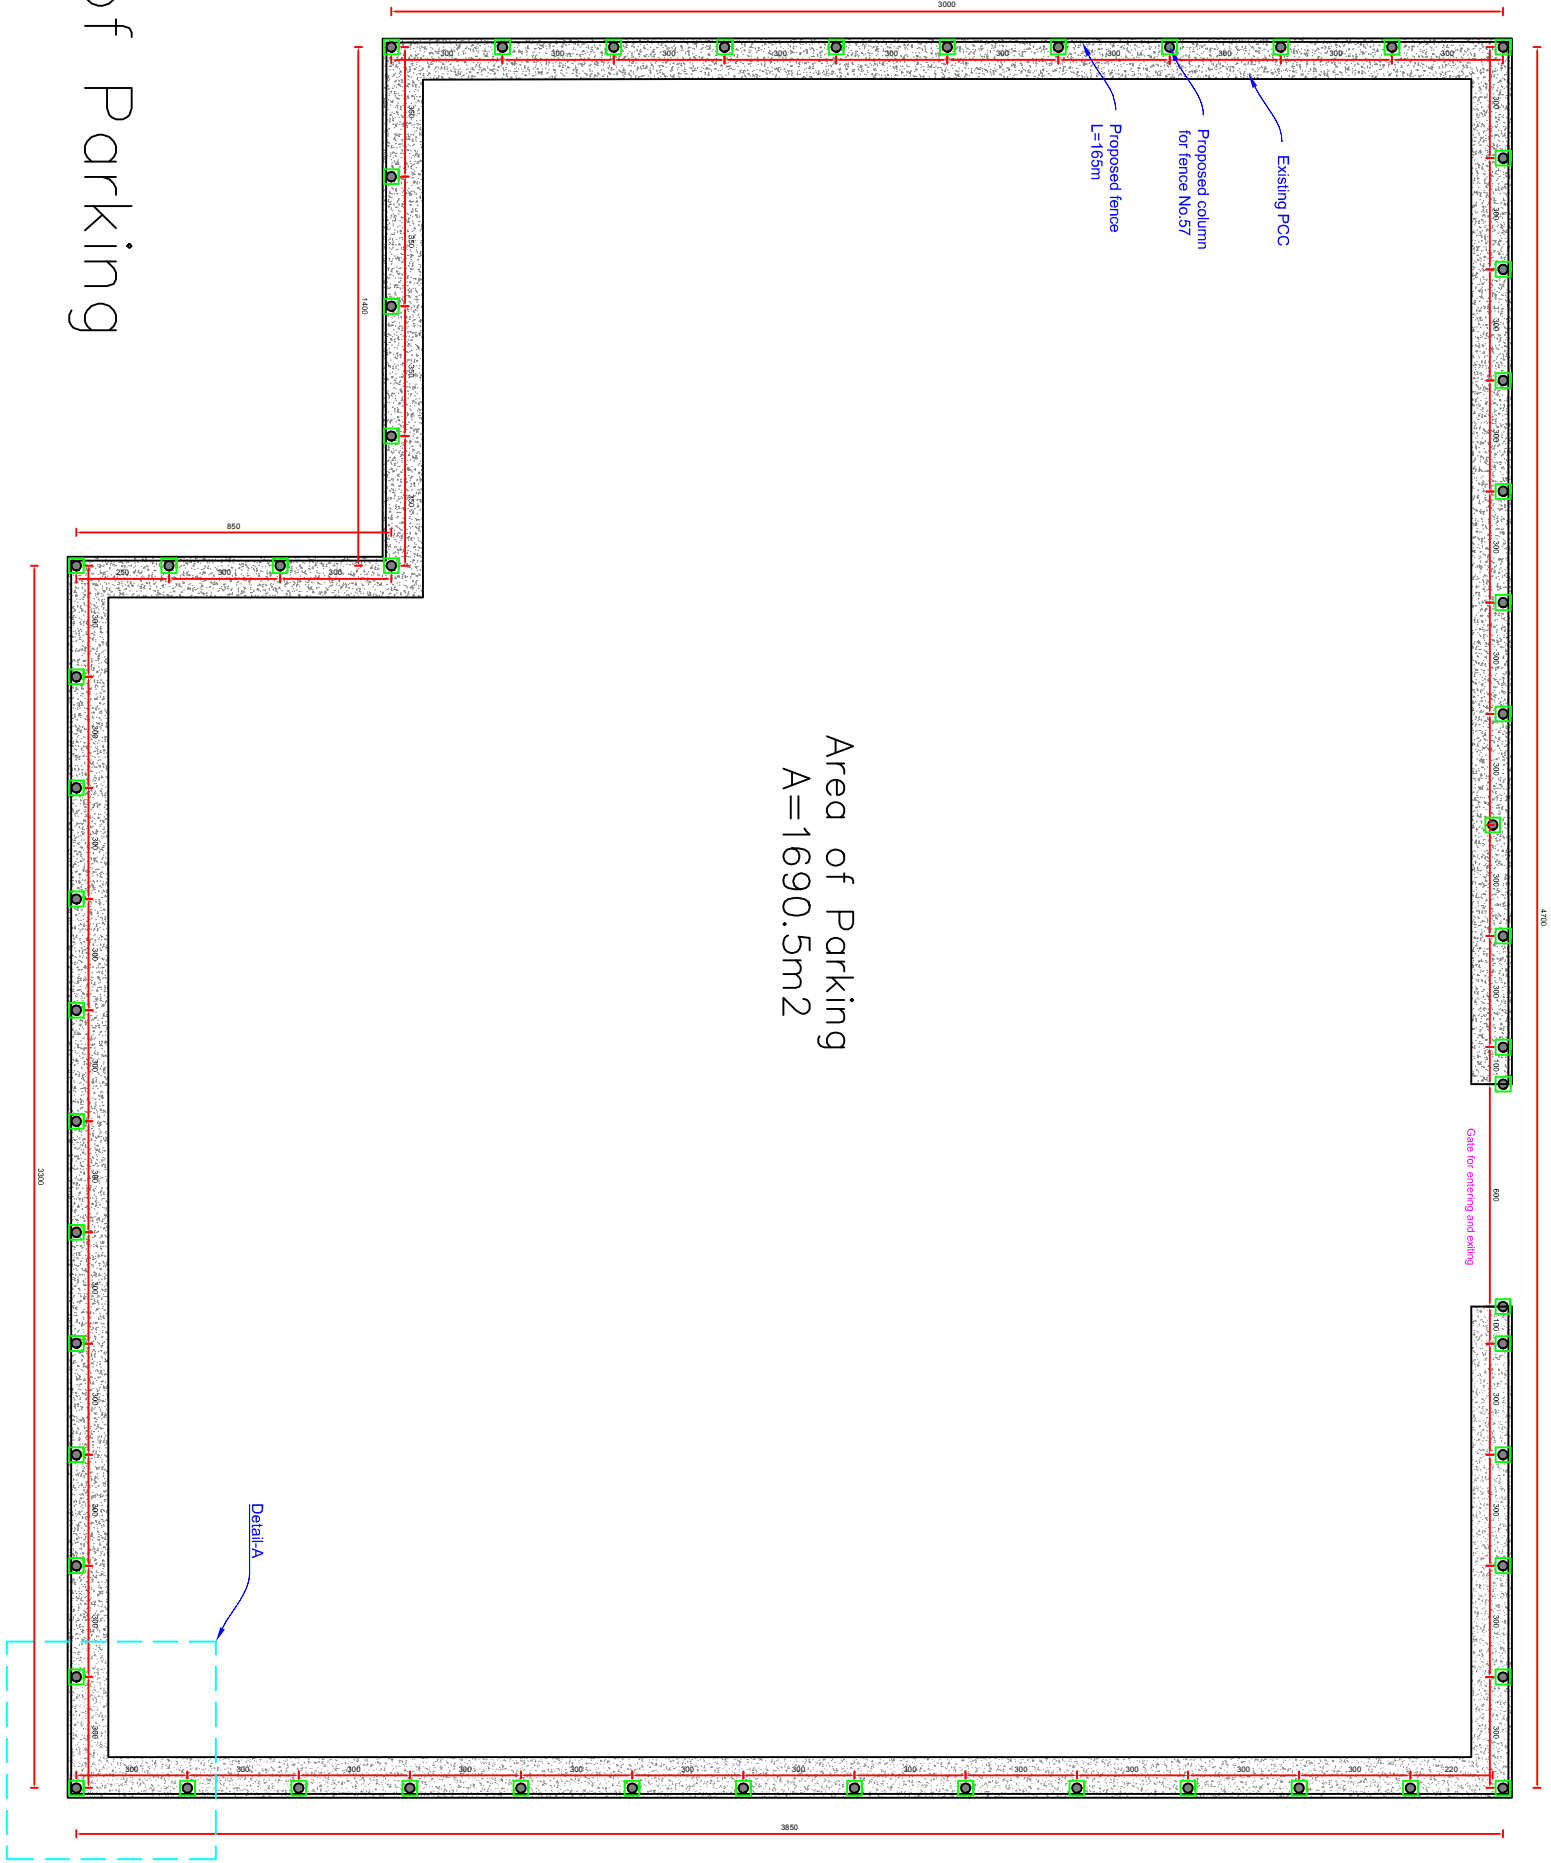



Plan of Parking

| موقعیت پروژه                          |  | پارکینگ و سرک           |  | نوعیت ساختمان   |  |
|---------------------------------------|--|-------------------------|--|-----------------|--|
| پارکینگ و سرک اداره ملی تنظیم امور آب |  | کابل                    |  | ولایت           |  |
| طبق مقیاس نقشه                        |  | ناحیه هفتم              |  | ولسوالی / ناحیه |  |
| نام پروژه                             |  | اداره ملی تنظیم امور آب |  | محل             |  |
| مقیاس                                 |  | 2 / 6                   |  |                 |  |
| شماره صفحه                            |  |                         |  |                 |  |
| تاریخ                                 |  | 1400/03/17              |  |                 |  |
| کنترل کننده                           |  | احمد سهیل نوری          |  |                 |  |
| کنترل کننده                           |  | عبدالروف                |  |                 |  |
| دیزاین کننده                          |  | وحیدالله اماني          |  |                 |  |
| سرروی کننده                           |  | عبدالوکیل               |  |                 |  |
| فعالیت ها                             |  | نام                     |  | محل امضا        |  |

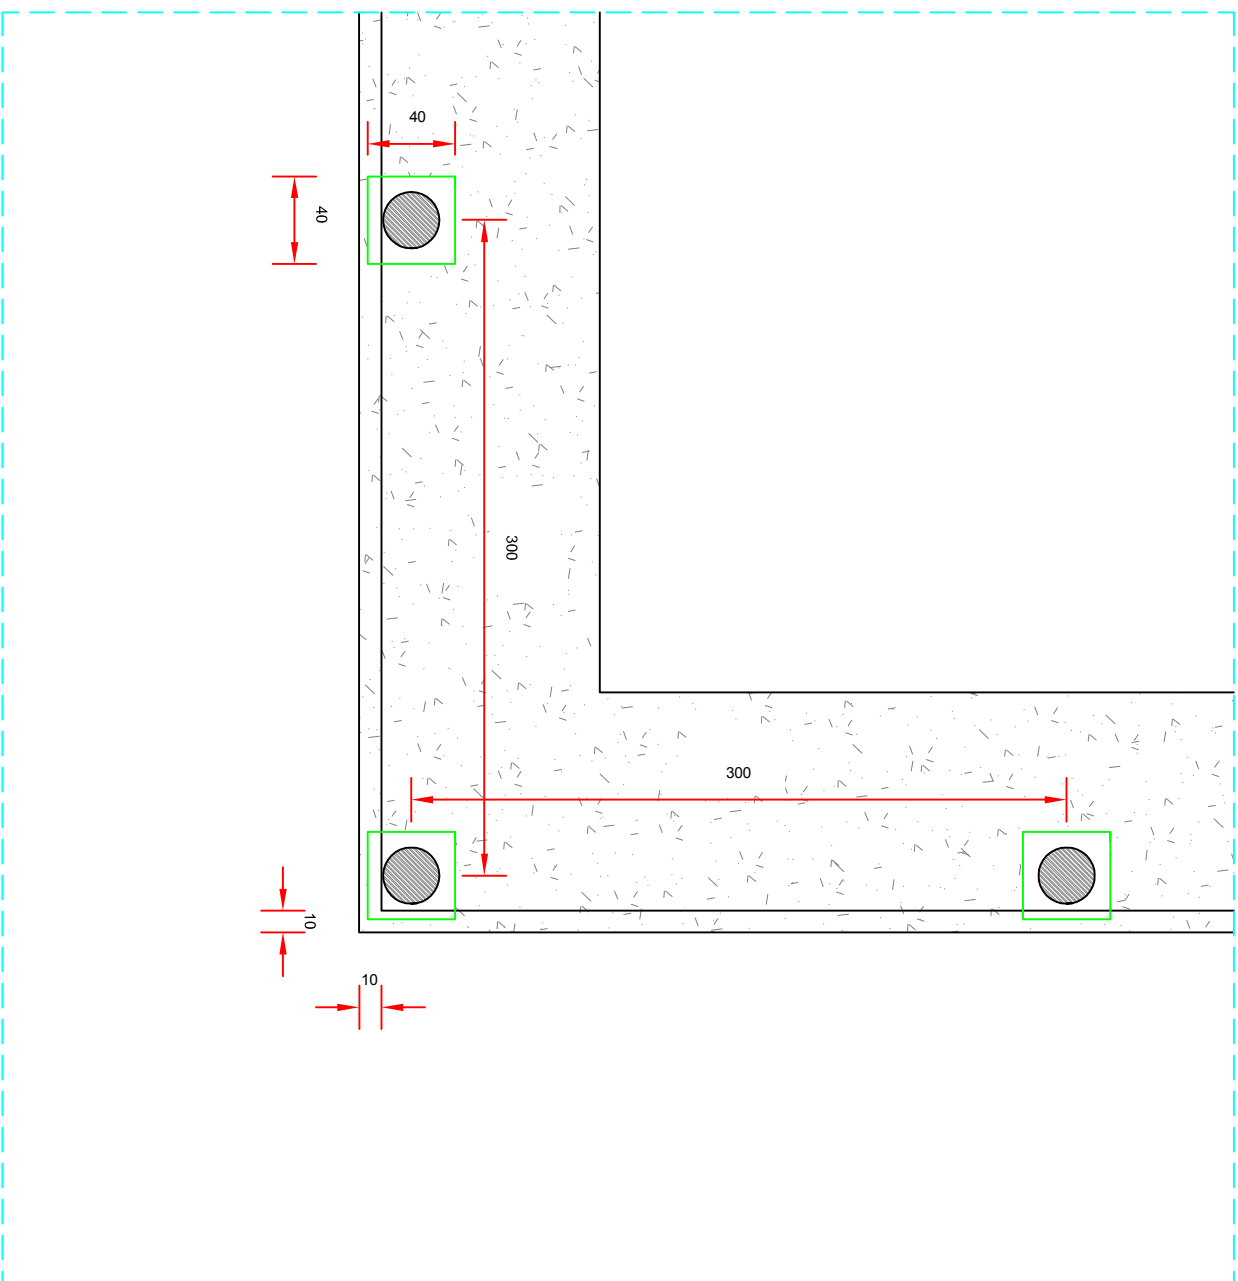

### Detail-A

 
|                                       |                |              |                                                                                    |                |                                                                                     |                         |  |                 |
|---------------------------------------|----------------|--------------|------------------------------------------------------------------------------------|----------------|-------------------------------------------------------------------------------------|-------------------------|--|-----------------|
| محل امضا                              | نام            | فعالیت ها    | موقعیت پروژه                                                                       |                |                                                                                     |                         |  |                 |
|                                       | عبد الوکیل     | سروی کننده   | جمهوری اسلامی افغانستان                                                            |                | پارکینگ و سرک                                                                       |                         |  | نوعیت ساختمان   |
|                                       | وحیدالله امانی | دیزاین کننده | اداره ملی تنظیم امور آب                                                            |                | کابل                                                                                |                         |  | ولایت           |
|                                       | عبدالروف       | کنترول کننده | ریاست عمومی خدمات انجیرری تأسیسات آب                                               |                | شماره صفحه                                                                          |                         |  | ولسوالی / ناحیه |
|                                       | احمد سهیل نوری | کنترول کننده | ریاست سروی و پروژه سازی تأسیسات آب                                                 |                |  |                         |  |                 |
|                                       |                |              | امريت سروی و دیزاین شبکه های آبیاری                                                |                |                                                                                     |                         |  |                 |
| پارکینگ و سرک اداره ملی تنظیم امور آب |                |              | نام پروژه                                                                          |                |                                                                                     |                         |  |                 |
| 1400/03/17                            |                |              | تاریخ                                                                              | طبق مقیاس نقشه | مقیاس                                                                               |                         |  |                 |
|                                       |                |              |  |                |                                                                                     | اداره ملی تنظیم امور آب |  |                 |
|                                       |                |              |                                                                                    |                |                                                                                     | محل                     |  |                 |

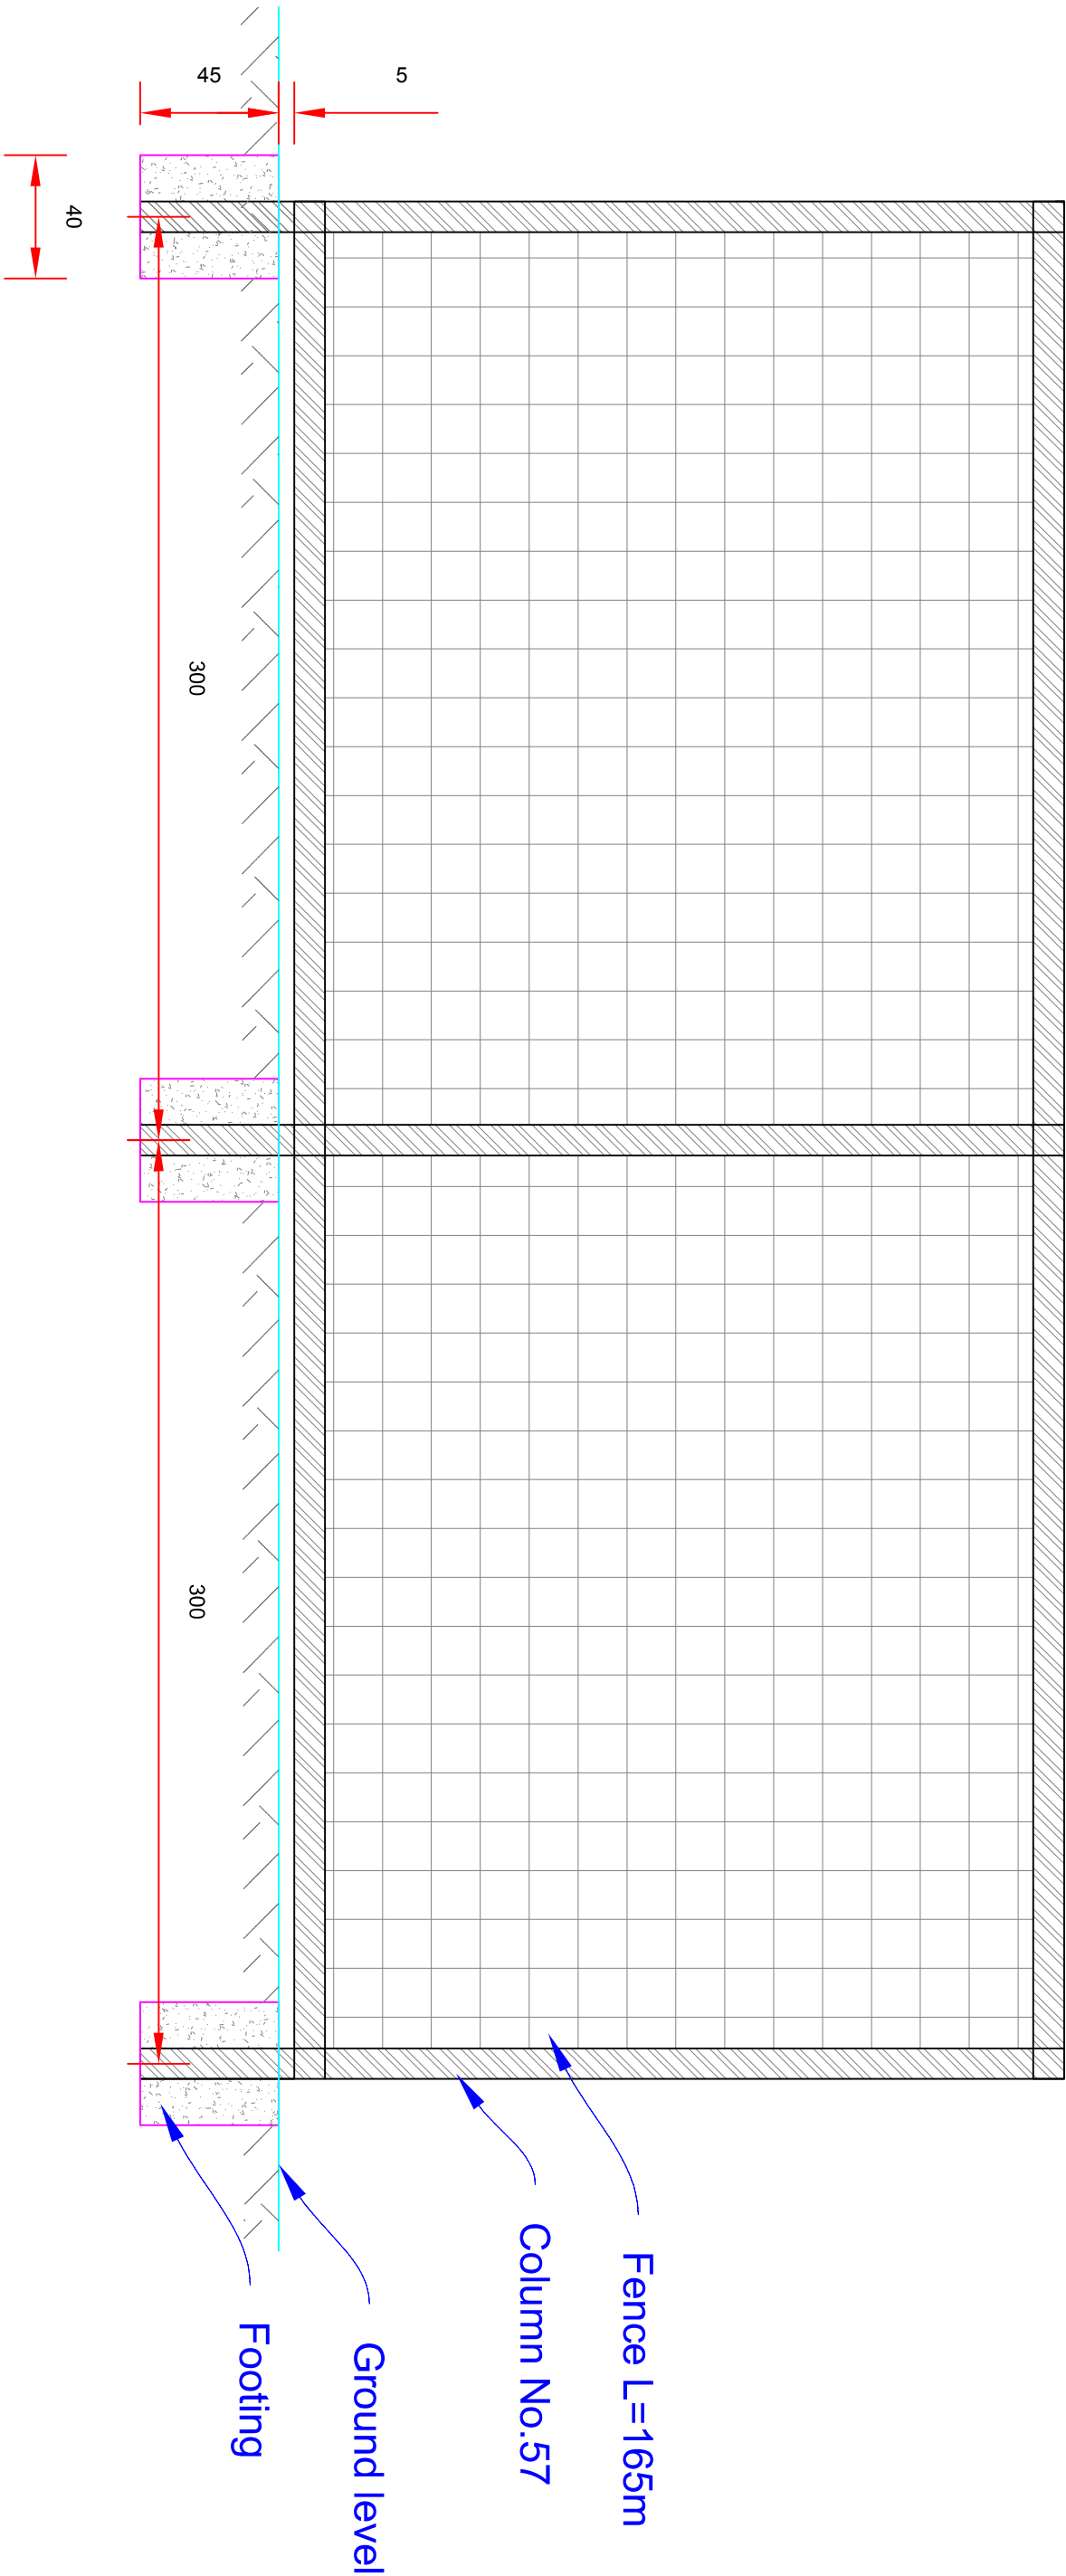

Front view of fence

| موقعیت پروژه                          |  | موقعیت پروژه                          |  | موقعیت پروژه                          |  | موقعیت پروژه                          |  |
|---------------------------------------|--|---------------------------------------|--|---------------------------------------|--|---------------------------------------|--|
| پارکینگ و سرک                         |  | پارکینگ و سرک                         |  | پارکینگ و سرک                         |  | پارکینگ و سرک                         |  |
| توسیع ساختمان                         |  | توسیع ساختمان                         |  | توسیع ساختمان                         |  | توسیع ساختمان                         |  |
| کابل                                  |  | کابل                                  |  | کابل                                  |  | کابل                                  |  |
| ناحیه هفتم                            |  | ناحیه هفتم                            |  | ناحیه هفتم                            |  | ناحیه هفتم                            |  |
| ولسوالی / ناحیه                       |  | ولسوالی / ناحیه                       |  | ولسوالی / ناحیه                       |  | ولسوالی / ناحیه                       |  |
| اداره ملی تنظیم امور آب               |  | اداره ملی تنظیم امور آب               |  | اداره ملی تنظیم امور آب               |  | اداره ملی تنظیم امور آب               |  |
| محل                                   |  | محل                                   |  | محل                                   |  | محل                                   |  |
| شماره صفحه                            |  | شماره صفحه                            |  | شماره صفحه                            |  | شماره صفحه                            |  |
| 4                                     |  | 4                                     |  | 4                                     |  | 4                                     |  |
| 6                                     |  | 6                                     |  | 6                                     |  | 6                                     |  |
| نام پروژه                             |  | نام پروژه                             |  | نام پروژه                             |  | نام پروژه                             |  |
| پارکینگ و سرک اداره ملی تنظیم امور آب |  | پارکینگ و سرک اداره ملی تنظیم امور آب |  | پارکینگ و سرک اداره ملی تنظیم امور آب |  | پارکینگ و سرک اداره ملی تنظیم امور آب |  |
| طبقه                                  |  | طبقه                                  |  | طبقه                                  |  | طبقه                                  |  |
| نقشه                                  |  | نقشه                                  |  | نقشه                                  |  | نقشه                                  |  |
| تاریخ                                 |  | تاریخ                                 |  | تاریخ                                 |  | تاریخ                                 |  |
| 1400/03/17                            |  | 1400/03/17                            |  | 1400/03/17                            |  | 1400/03/17                            |  |
| کنترل کننده                           |  | کنترل کننده                           |  | کنترل کننده                           |  | کنترل کننده                           |  |
| احمد سهیل نوری                        |  | احمد سهیل نوری                        |  | احمد سهیل نوری                        |  | احمد سهیل نوری                        |  |
| فعالیت ها                             |  | فعالیت ها                             |  | فعالیت ها                             |  | فعالیت ها                             |  |
| سرور کننده                            |  | سرور کننده                            |  | سرور کننده                            |  | سرور کننده                            |  |
| دیزاین کننده                          |  | دیزاین کننده                          |  | دیزاین کننده                          |  | دیزاین کننده                          |  |
| عبدالروف                              |  | عبدالروف                              |  | عبدالروف                              |  | عبدالروف                              |  |
| نام                                   |  | نام                                   |  | نام                                   |  | نام                                   |  |
| عبدالوکیل                             |  | عبدالوکیل                             |  | عبدالوکیل                             |  | عبدالوکیل                             |  |
| محل امضا                              |  | محل امضا                              |  | محل امضا                              |  | محل امضا                              |  |



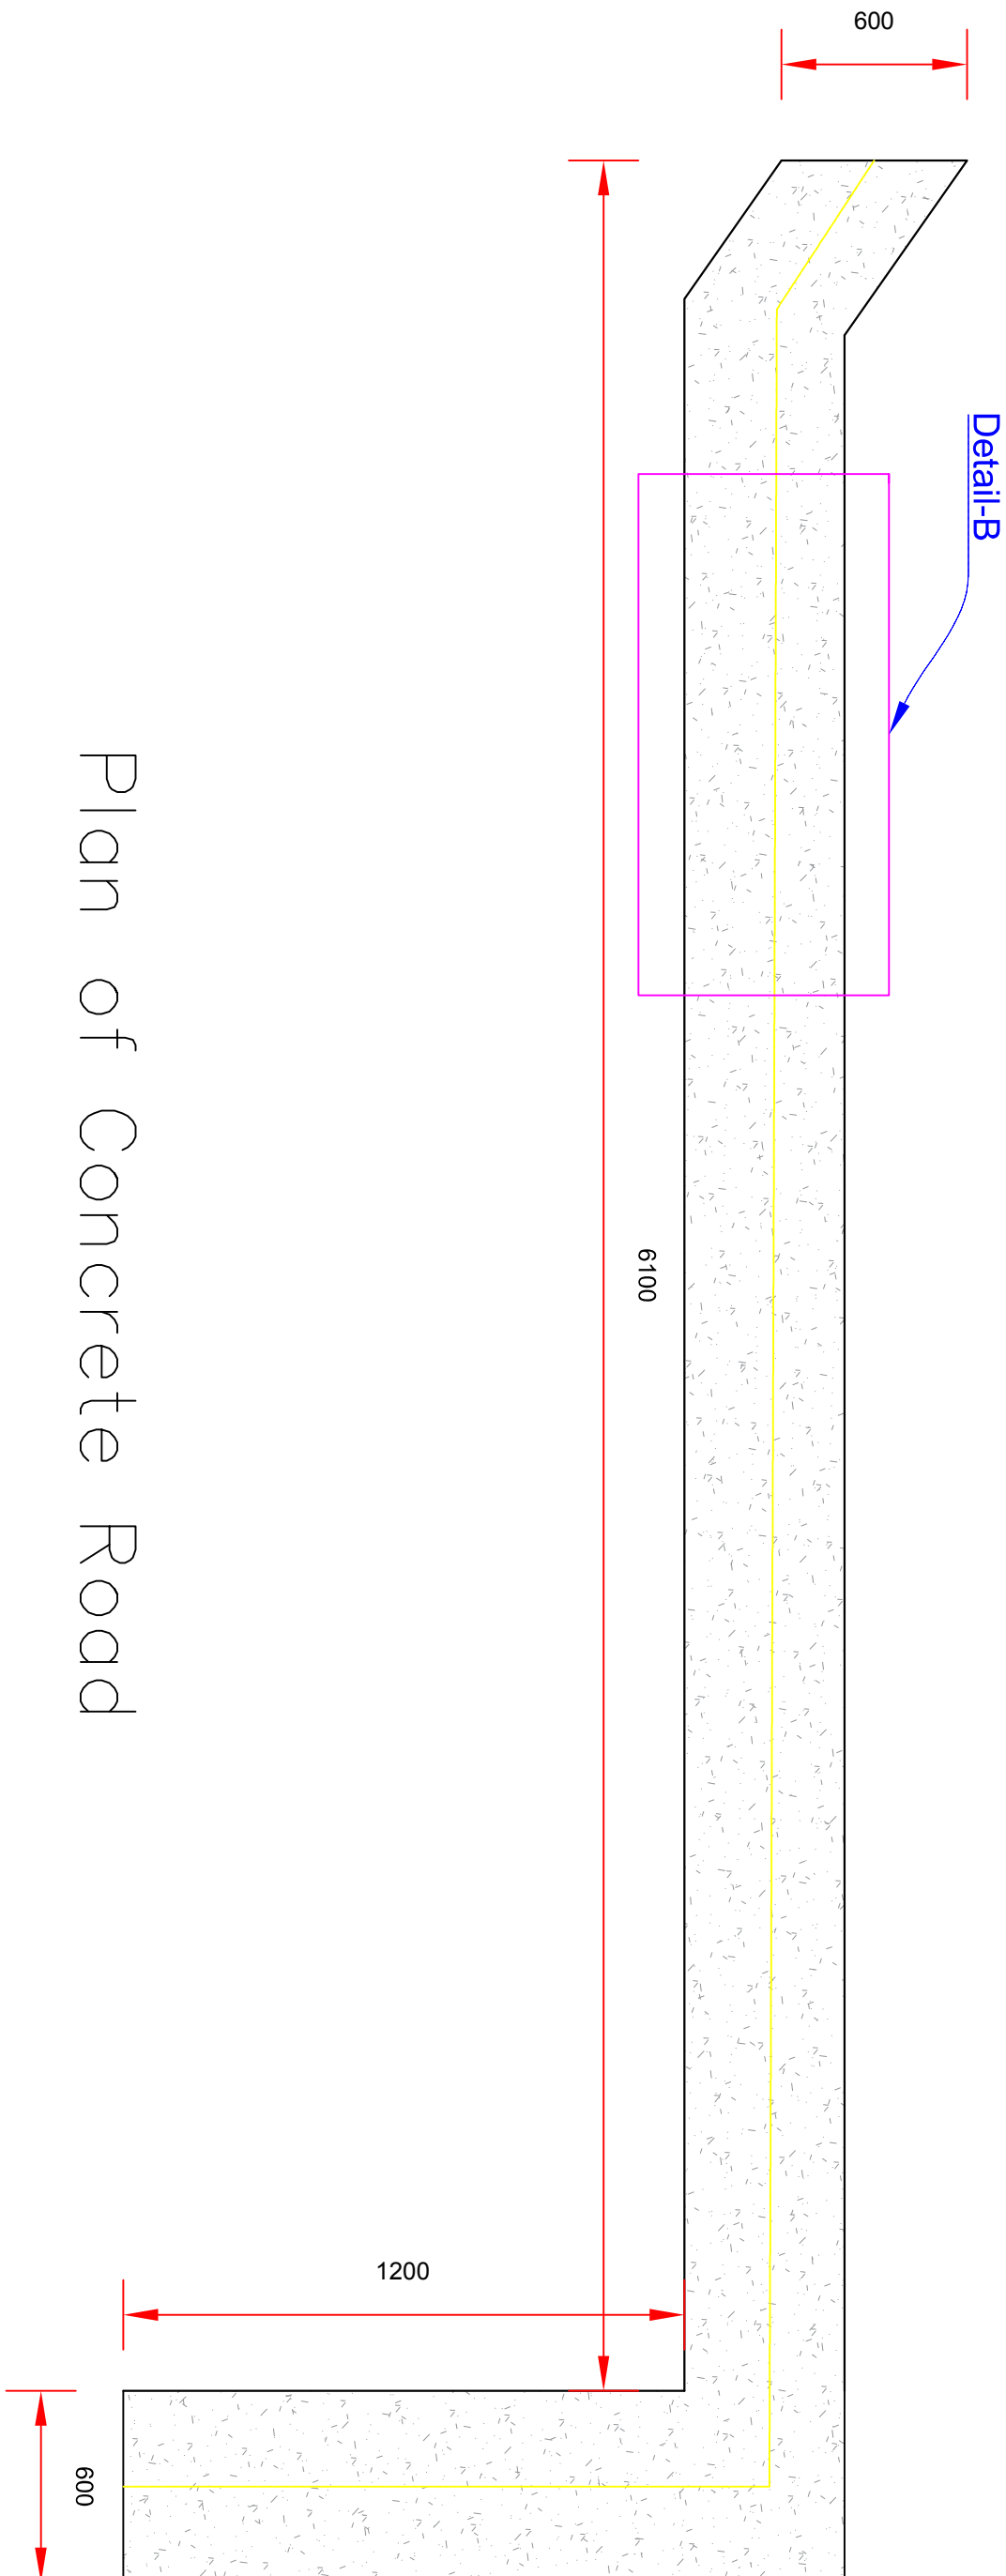


|          |                |              |                                                                                                                                                                                                                                                                                                                                                                                                               |  |  |  |  |  |
|----------|----------------|--------------|---------------------------------------------------------------------------------------------------------------------------------------------------------------------------------------------------------------------------------------------------------------------------------------------------------------------------------------------------------------------------------------------------------------|--|--|--|--|--|
| محل امضا | نام            | فعالیت ها    | <div>جمهوری اسلامی افغانستان</div> <div>اداره ملی تنظیم امور آب</div> <div>ریاست عمومی خدمات انجیری تأسیسات آب</div> <div>ریاست سروی پروژه سازی تأسیسات آب</div> <div>امريت سروی و دیواین شبکه های آبیاری</div> <div><div>پارکینگ و سرک اداره ملی تنظیم امور آب</div><div>نام پروژه</div><div>مقیاس</div><div><div><div>5</div><div>6</div></div></div><div>اداره ملی تنظیم امور آب</div><div>محل</div></div> |  |  |  |  |  |
|          | عبدالوکیل      | سروی کننده   |                                                                                                                                                                                                                                                                                                                                                                                                               |  |  |  |  |  |
|          | وحیدالله امانی | دیواین کننده |                                                                                                                                                                                                                                                                                                                                                                                                               |  |  |  |  |  |
|          | عبدالروف       | کنترول کننده |                                                                                                                                                                                                                                                                                                                                                                                                               |  |  |  |  |  |
|          | احمد سهیل نوری | کنترول کننده |                                                                                                                                                                                                                                                                                                                                                                                                               |  |  |  |  |  |

15cm PCC, M250

15cm Compacted gravel

Compacted existing ground

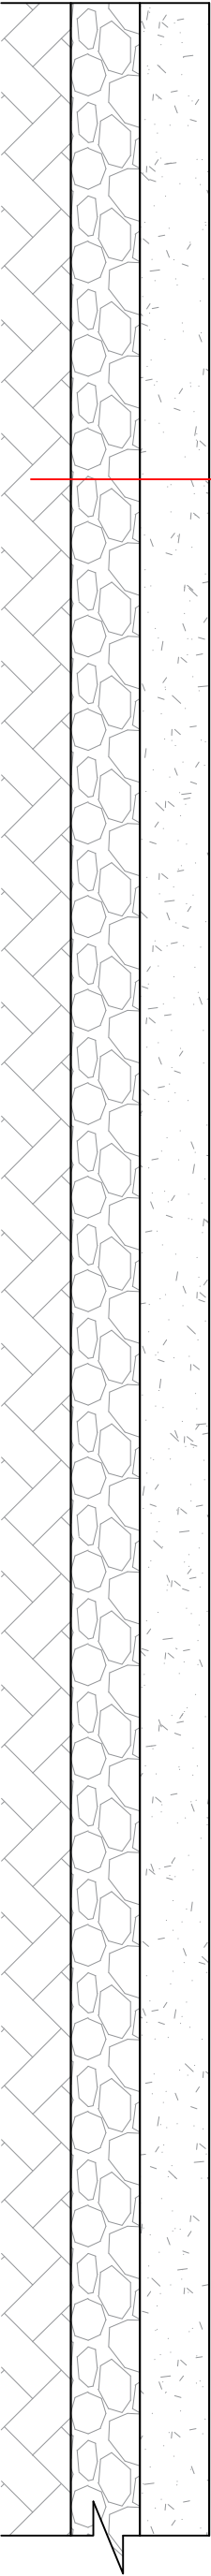

Detail – B

|                                       |  |                |  |                |  |                                                                                                                                                                                                                                                                                                                                                                                                                 |  |               |  |                 |  |
|---------------------------------------|--|----------------|--|----------------|--|-----------------------------------------------------------------------------------------------------------------------------------------------------------------------------------------------------------------------------------------------------------------------------------------------------------------------------------------------------------------------------------------------------------------|--|---------------|--|-----------------|--|
| محل امضا                              |  | نام            |  | فعالیت ها      |  | <div><div></div><div>جمهوری اسلامی افغانستان<br/>اداره ملی تنظیم امور آب<br/>ریاست عمومی خدمات اجزیری تاسیسات آب<br/>ریاست سروی و پروژه سازی تاسیسات آب<br/>آمریت سروی و دیزاین شبکه های آبیاری</div><div></div><div>نام پروژه</div></div> |  |               |  |                 |  |
| سرروی کننده                           |  | عبدالوکیل      |  |                |  |                                                                                                                                                                                                                                                                                                                                                                                                                 |  |               |  |                 |  |
| دیزاین کننده                          |  | وحیدالله امانی |  |                |  |                                                                                                                                                                                                                                                                                                                                                                                                                 |  |               |  |                 |  |
| کنترول کننده                          |  | عبدالروف       |  |                |  |                                                                                                                                                                                                                                                                                                                                                                                                                 |  |               |  |                 |  |
| کنترول کننده                          |  | احمد سهیل نوری |  |                |  |                                                                                                                                                                                                                                                                                                                                                                                                                 |  |               |  |                 |  |
| 1400/03/17                            |  | تاریخ          |  | طبق مقیاس نقشه |  | مقیاس                                                                                                                                                                                                                                                                                                                                                                                                           |  | موقعیت پروژه  |  |                 |  |
| پارکینگ و سرک اداره ملی تنظیم امور آب |  |                |  |                |  |                                                                                                                                                                                                                                                                                                                                                                                                                 |  | پارکینگ و سرک |  | نوعیت ساختمان   |  |
|                                       |  |                |  |                |  |                                                                                                                                                                                                                                                                                                                                                                                                                 |  | کابل          |  | ولایت           |  |
|                                       |  |                |  |                |  |                                                                                                                                                                                                                                                                                                                                                                                                                 |  | ناحیه هفتم    |  | ولسوالی / ناحیه |  |
|                                       |  |                |  |                |  |                                                                                                                                                                                                                                                                                                                                                                                                                 |  | 6             |  | محل             |  |



جمهوری اسلامی افغانستان  
اداره ملی تنظیم امور آب  
ریاست عمومی خدمات انجنیری تاسیسات آب  
ریاست سروی و دیزاین تاسیسات آب  
آمریت سروی و دیزاین شبکه های آبیاری


طرح، دیزاین، دریافت احجام کاری و ترتیب پلان کاری پارکینگ و سرک اداره ملی تنظیم امور آب

محل: اداره ملی تنظیم امور آب

ولسوالی/ ناحیه: ناحیه هفتم

ولایت: کابل

سال 1400

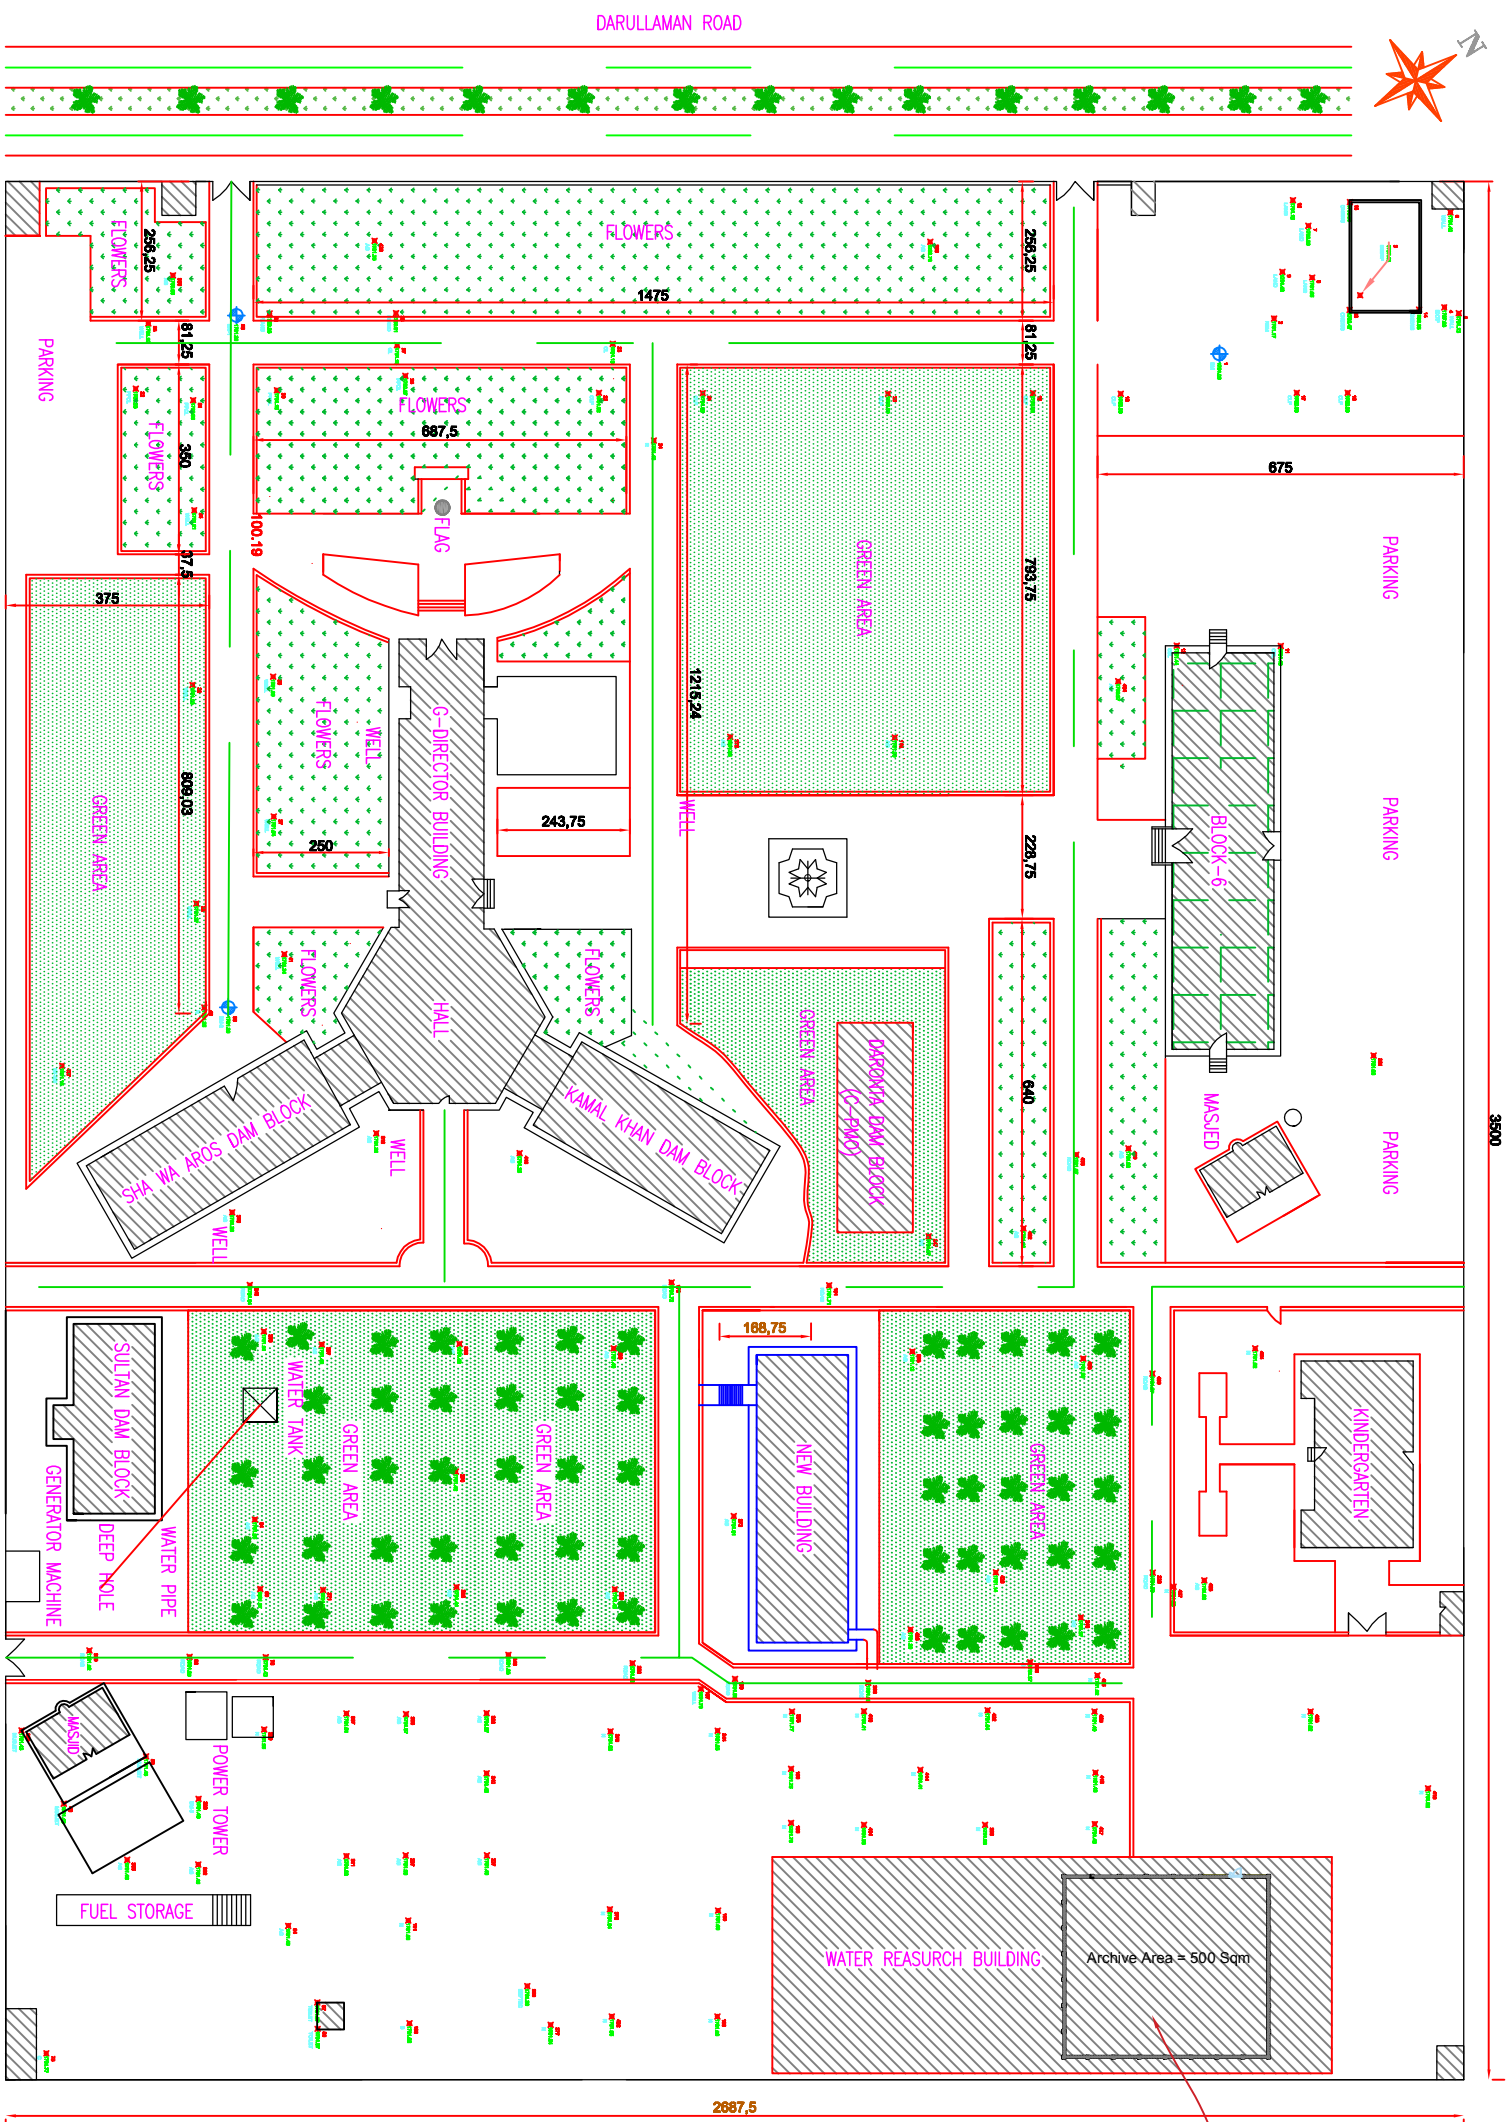

Proposed Archive

| LEGEND           |                                                                                       |
|------------------|---------------------------------------------------------------------------------------|
| Bench Mark       |  |
| Tree             |  |
| Flowers          |  |
| Road Center Line |  |
| Green Area       |  |
| Road             |  |
| Building         |  |

| Bench Mark Point Table |           |            |            |             |
|------------------------|-----------|------------|------------|-------------|
| Point #                | Elevation | Northing   | Easting    | Description |
| 1                      | 1791.00   | 3815041.13 | 5118722.00 | BM          |
| 25                     | 1791.28   | 3814896.17 | 5118663.34 | BM-1        |
| 39                     | 1791.39   | 3814898.99 | 5119068.43 | BM-2        |


**NOTE:**  
1-AI DIMENSION ARE BY METER.  
2-STANDARD COORDINATE SYSTEM USED FOR AFGHANISTAN IS WORLD GEOGRAPHIC SYSTEM (WGS) 84 DATUM, UTM ZONES 42 THIS PARTICULAR PROJECT IS LOCATED IN UTM ZONE 42N.THE ELEVATION IS ELIPSOID SYSTEM.

|      |                   |
|------|-------------------|
| 01   | MASTER SITE PLAN  |
| C-01 | REF. SCALE: 1:100 |

# General Site Plan of NWARA


|            |  |                                                                                                                                                                            |  |                                                                                                                                                                        |  |                                                         |  |
|------------|--|----------------------------------------------------------------------------------------------------------------------------------------------------------------------------|--|------------------------------------------------------------------------------------------------------------------------------------------------------------------------|--|---------------------------------------------------------|--|
| محل امضا   |  | نام                                                                                                                                                                        |  | فعالیت ها                                                                                                                                                              |  | موقعیت پروژه                                            |  |
|            |  | عبد الوکیل                                                                                                                                                                 |  | سروری کنندہ                                                                                                                                                            |  | نوعیت ساختمان                                           |  |
|            |  | وحید اللہ اسمانی                                                                                                                                                           |  | دیبا زین کنندہ                                                                                                                                                         |  | ولایت                                                   |  |
|            |  | عبدالروف                                                                                                                                                                   |  | کنٹرول کنندہ                                                                                                                                                           |  | ولسوالی / ناحیہ                                         |  |
|            |  | احمد سہیل نوری                                                                                                                                                             |  | کنٹرول کنندہ                                                                                                                                                           |  |                                                         |  |
| 1400/03/16 |  | تاریخ                                                                                                                                                                      |  | طبقه میقیاس نقشه                                                                                                                                                       |  | مقیاس                                                   |  |
|            |  | آرشیف اداره ملی تنظیم امور آب                                                                                                                                              |  | نام پروژه                                                                                                                                                              |  |                                                         |  |
|            |  | جمهوری اسلامی افغانستان<br>اداره ملی تنظیم امور آب<br>ریاست عمومی خدمات اجیرری تأسیسات آب<br>ریاست سروری و پروژه سازی تأسیسات آب<br>امریت سروری و دیبا زین شبکه های آبیاری |  |   |  | <div> <div> شماره صفحه </div> <div> 1 / 4 </div> </div> |  |
|            |  | آرشیف                                                                                                                                                                      |  | کابل                                                                                                                                                                   |  | ولایت                                                   |  |
|            |  | ناحیه هفتم                                                                                                                                                                 |  |                                                                                                                                                                        |  | ولسوالی / ناحیه                                         |  |
|            |  | اداره ملی تنظیم امور آب                                                                                                                                                    |  |                                                                                                                                                                        |  | محل                                                     |  |



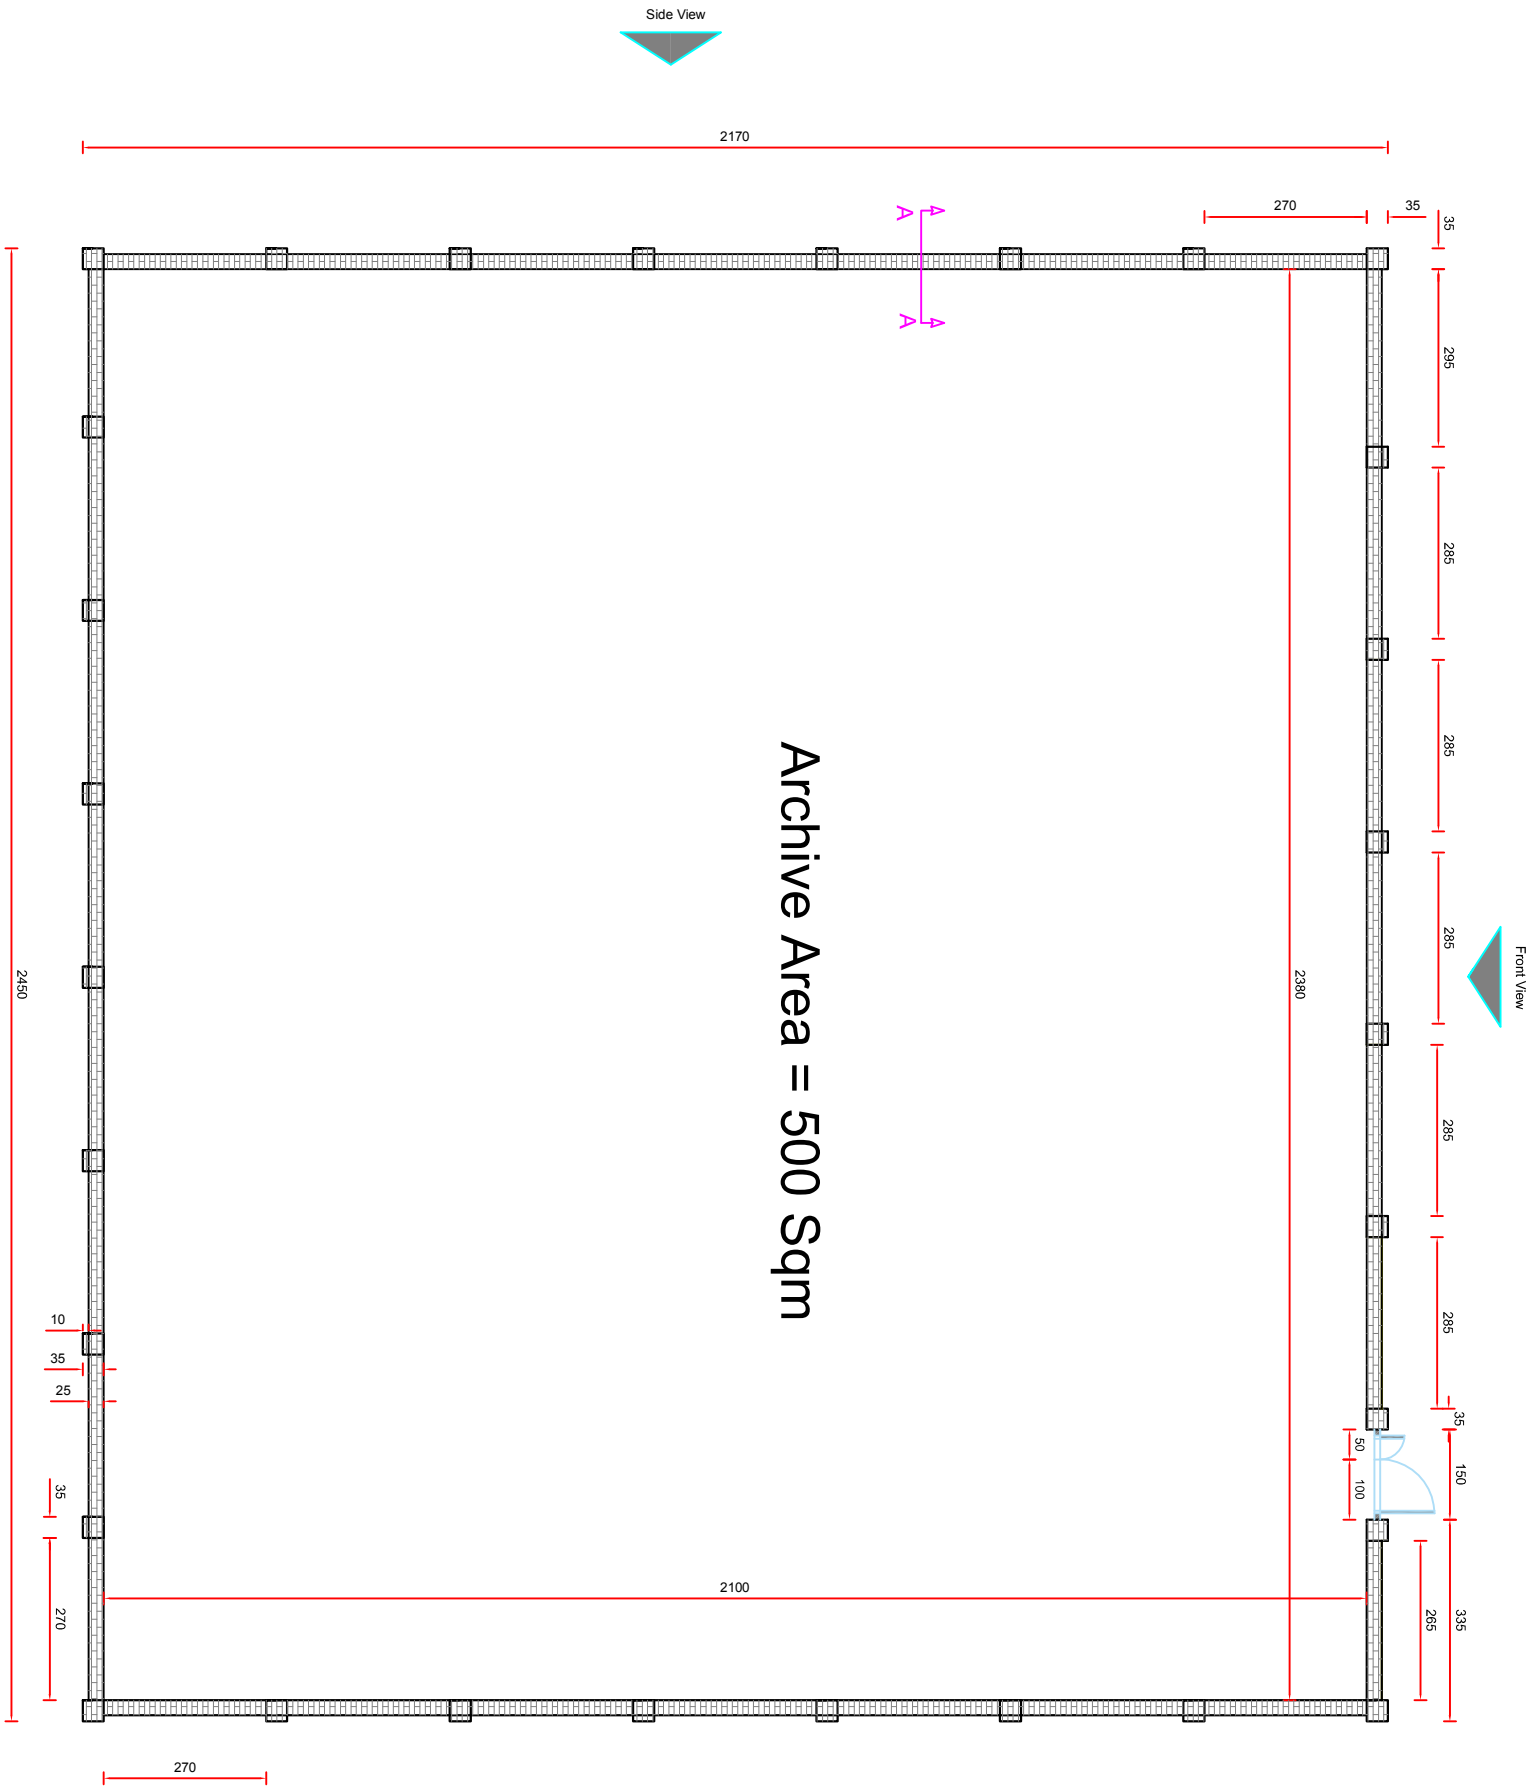


Plan of Archive

| موقعیت پروژه  |                       | مقیاس                   |  | تاریخ                         |  | 1400/03/16 |  |
|---------------|-----------------------|-------------------------|--|-------------------------------|--|------------|--|
| نوعیت ساختمان | آرشیف                 | شماره صفحه              |  | نام پروژه                     |  | طبقه       |  |
|               | کابل                  | ناحیه هفتم              |  | آرشیف اداره ملی تنظیم امور آب |  | نقشه       |  |
|               | ولایت ولسوالی / ناحیه |                         |  |                               |  |            |  |
| محل           |                       | اداره ملی تنظیم امور آب |  | مقیاس                         |  | 2 / 4      |  |
| محل امضا      |                       | فعالیت ها               |  | نام                           |  | محل امضا   |  |
|               |                       | سروری کننده             |  | عبدالوکیل                     |  |            |  |
|               |                       | دیزاین کننده            |  | وحیدالله امانی                |  |            |  |
|               |                       | کنترل کننده             |  | عبدالروف                      |  |            |  |
|               |                       | کنترل کننده             |  | احمد سهیل نوری                |  |            |  |

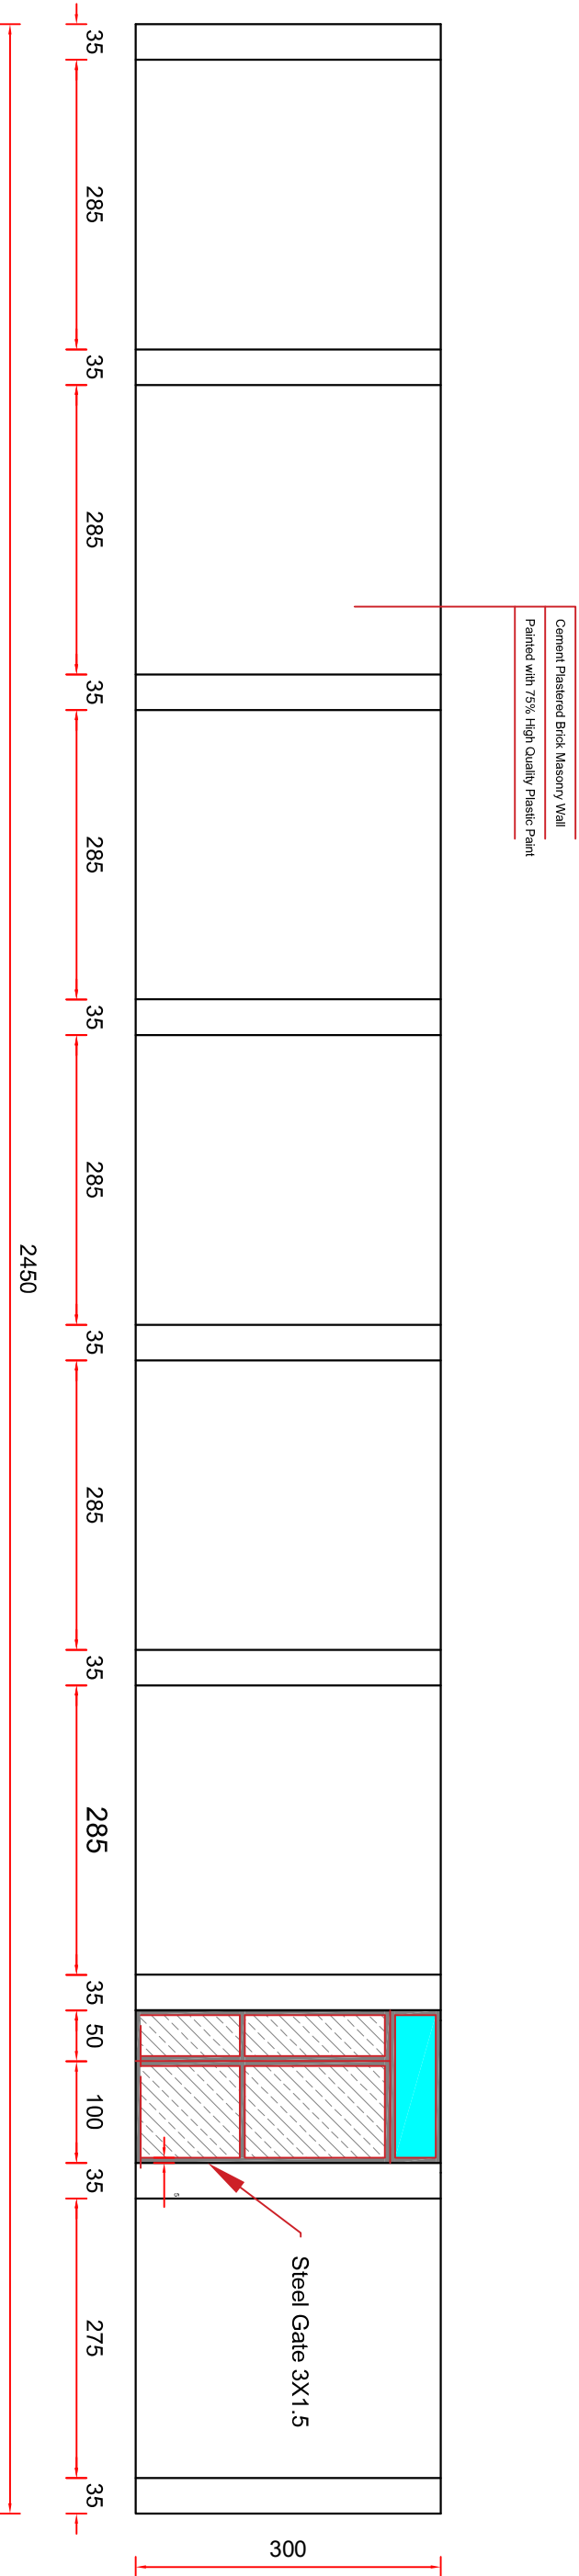

Front view

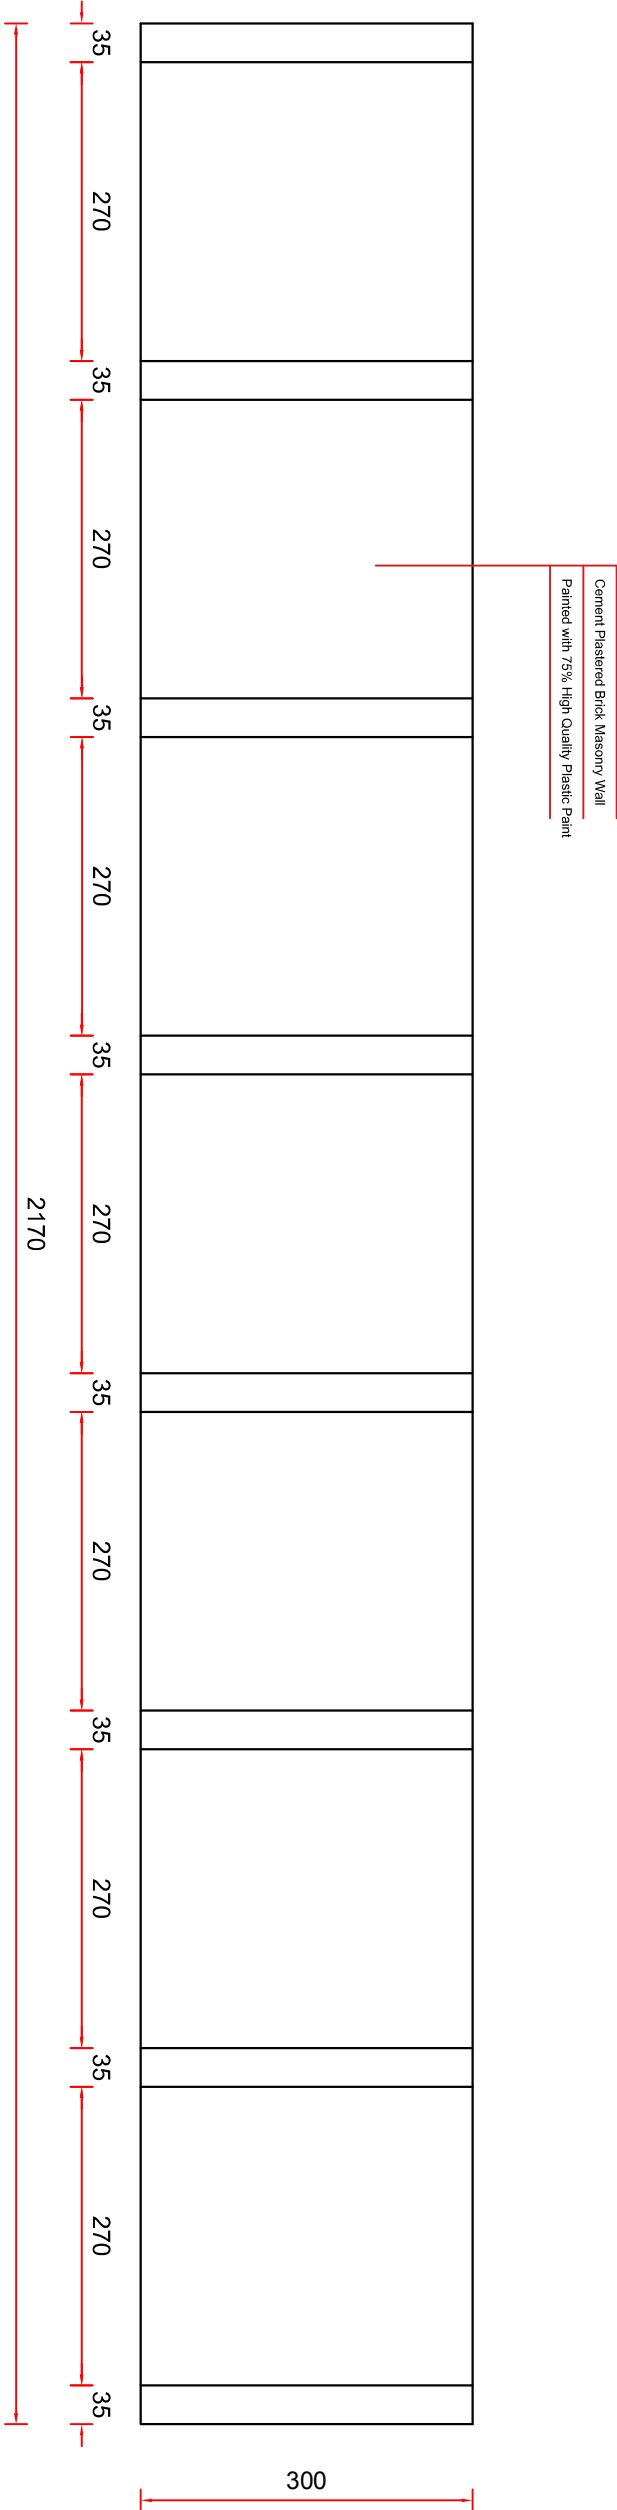

Side view

| موقعیت پروژه |  | موقعیت ساختمان          |  |
|--------------|--|-------------------------|--|
| آرشیف        |  | ولایت ولسوالی / ناحیه   |  |
| کابل         |  |                         |  |
| شماره صفحه   |  | ناحیه هفتم              |  |
| 3            |  | اداره ملی تنظیم امور آب |  |
| 4            |  | محل                     |  |

| محل امضا       | نام            | فعالیت ها    |
|----------------|----------------|--------------|
|                | عبدالوکیل      | سروری کننده  |
|                | وحیدالله امانی | دیزاین کننده |
|                | عبدالروف       | کنترول کننده |
|                | احمد سهیل نوری | کنترول کننده |
| 1400/03/16     |                | تاریخ        |
| طبق مقیاس نقشه |                | مقیاس        |

جمهوری اسلامی افغانستان


اداره ملی تنظیم امور آب

ریاست عمومی خدمات اجبیری تأسیسات آب

ریاست سروری و پروژه سازی تأسیسات آب

امريت سروری و دیزاین شبکه های آبیاری



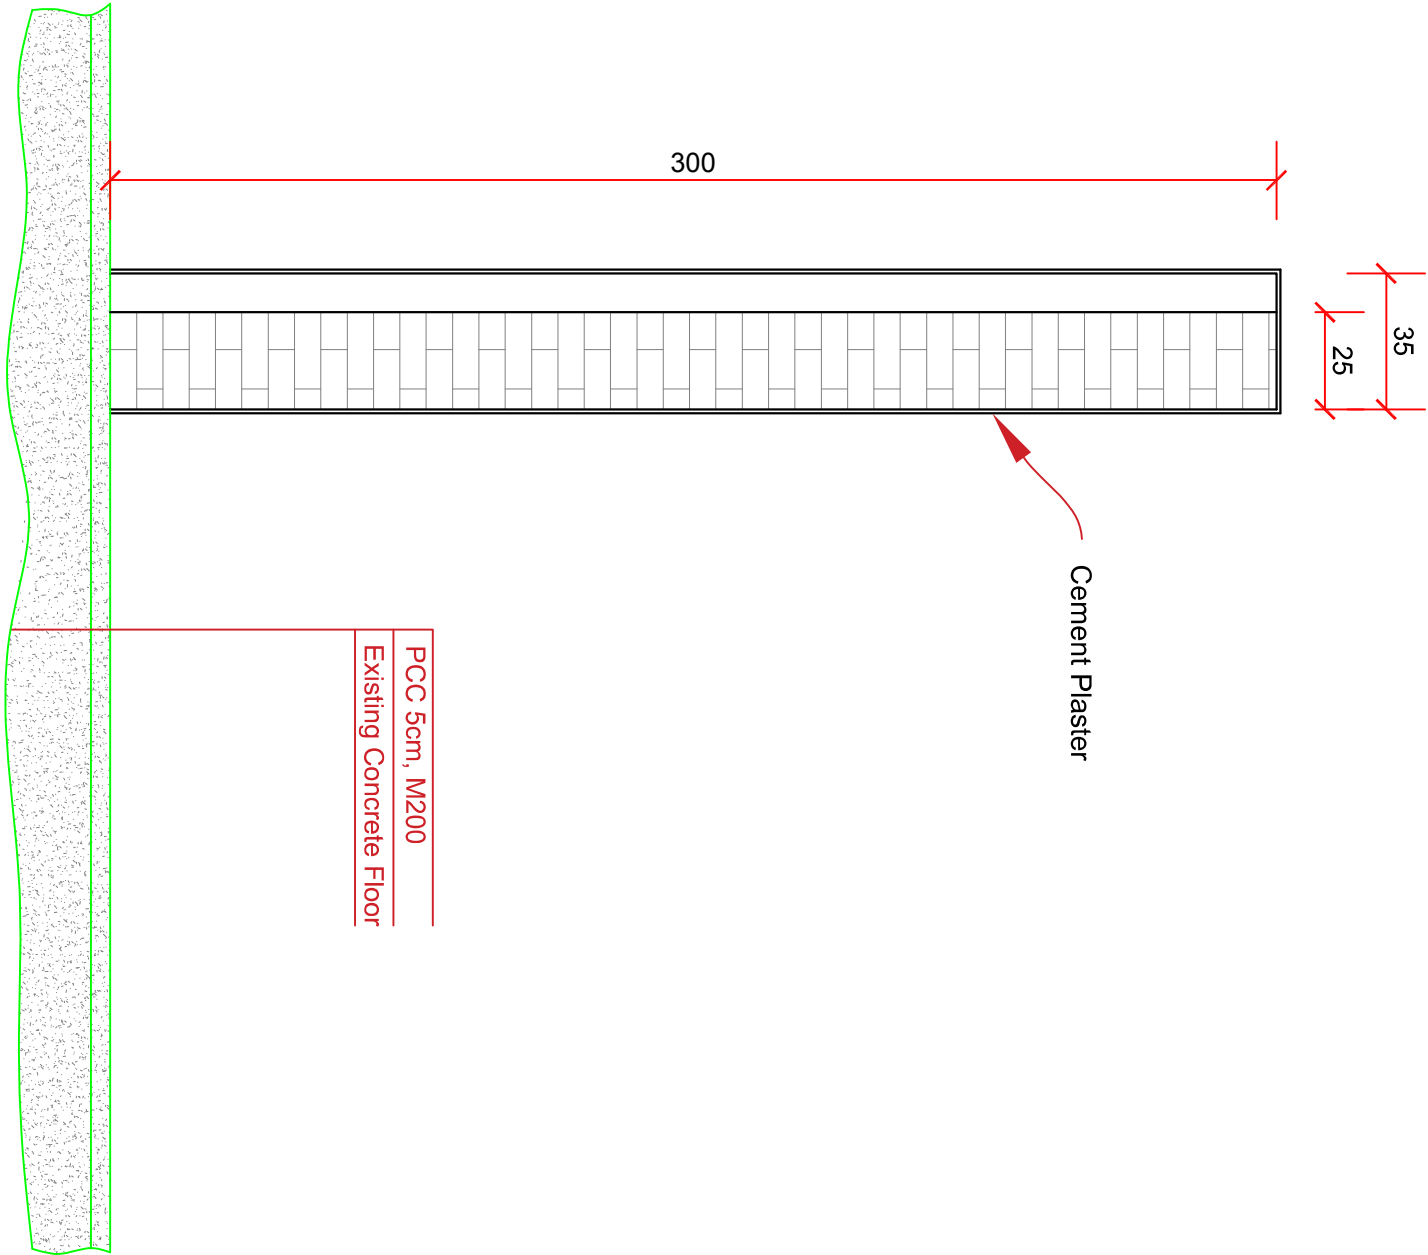

Section A-A

| موقعیت پروژه |  | نوعیت ساختمان           |  |
|--------------|--|-------------------------|--|
| آرشیف        |  | ولایت ولسوالي / ناحیه   |  |
| کابل         |  |                         |  |
| ناحیه هفتم   |  |                         |  |
| شماره صفحه   |  | محل                     |  |
| 4            |  | اداره ملی تنظیم امور آب |  |
| 4            |  |                         |  |

| نام پروژه                     |  | مقیاس           |  |
|-------------------------------|--|-----------------|--|
| آرشیف اداره ملی تنظیم امور آب |  | طبقه مقیاس نقشه |  |
|                               |  | تاریخ           |  |
|                               |  | 1400/03/16      |  |

| فعالیت ها    |  | نام            |  | محل امضا |  |
|--------------|--|----------------|--|----------|--|
| سروری کننده  |  | عبدالوکیل      |  |          |  |
| دیزاین کننده |  | وحیدالله امانی |  |          |  |
| کنترول کننده |  | عبدالروف       |  |          |  |
| کنترول کننده |  | احمد سهیل نوری |  |          |  |

|                                                                                    |  |                                                                                                                                                                                       |  |                                                                                     |  |
|------------------------------------------------------------------------------------|--|---------------------------------------------------------------------------------------------------------------------------------------------------------------------------------------|--|-------------------------------------------------------------------------------------|--|
|  |  | <p>جمهوری اسلامی افغانستان<br/>اداره ملی تنظیم امور آب<br/>ریاست عمومی خدمات انجیریری تاسیسات آب<br/>ریاست سروری و پروژه سازی تاسیسات آب<br/>امريت سروری و دیزاین شبکه های آبیاری</p> |  |  |  |
|------------------------------------------------------------------------------------|--|---------------------------------------------------------------------------------------------------------------------------------------------------------------------------------------|--|-------------------------------------------------------------------------------------|--|



جمهوری اسلامی افغانستان  
اداره ملی تنظیم امور آب  
ریاست عمومی خدمات انجنیری تاسیسات آب  
ریاست سروی و دیزاین تاسیسات آب  
آمریت سروی و دیزاین شبکه های آبیاری

طرح، دیزاین، دریافت احجام کاری و ترتیب پلان کاری آرشیف اداره ملی تنظیم امور آب

محل: اداره ملی تنظیم امور آب

ولسوالی/ ناحیه: ناحیه هفتم

ولایت: کابل

سال 1400